


PLANTA BAIXA PAVIMENTO SUBSOLO

Escala: 1/125

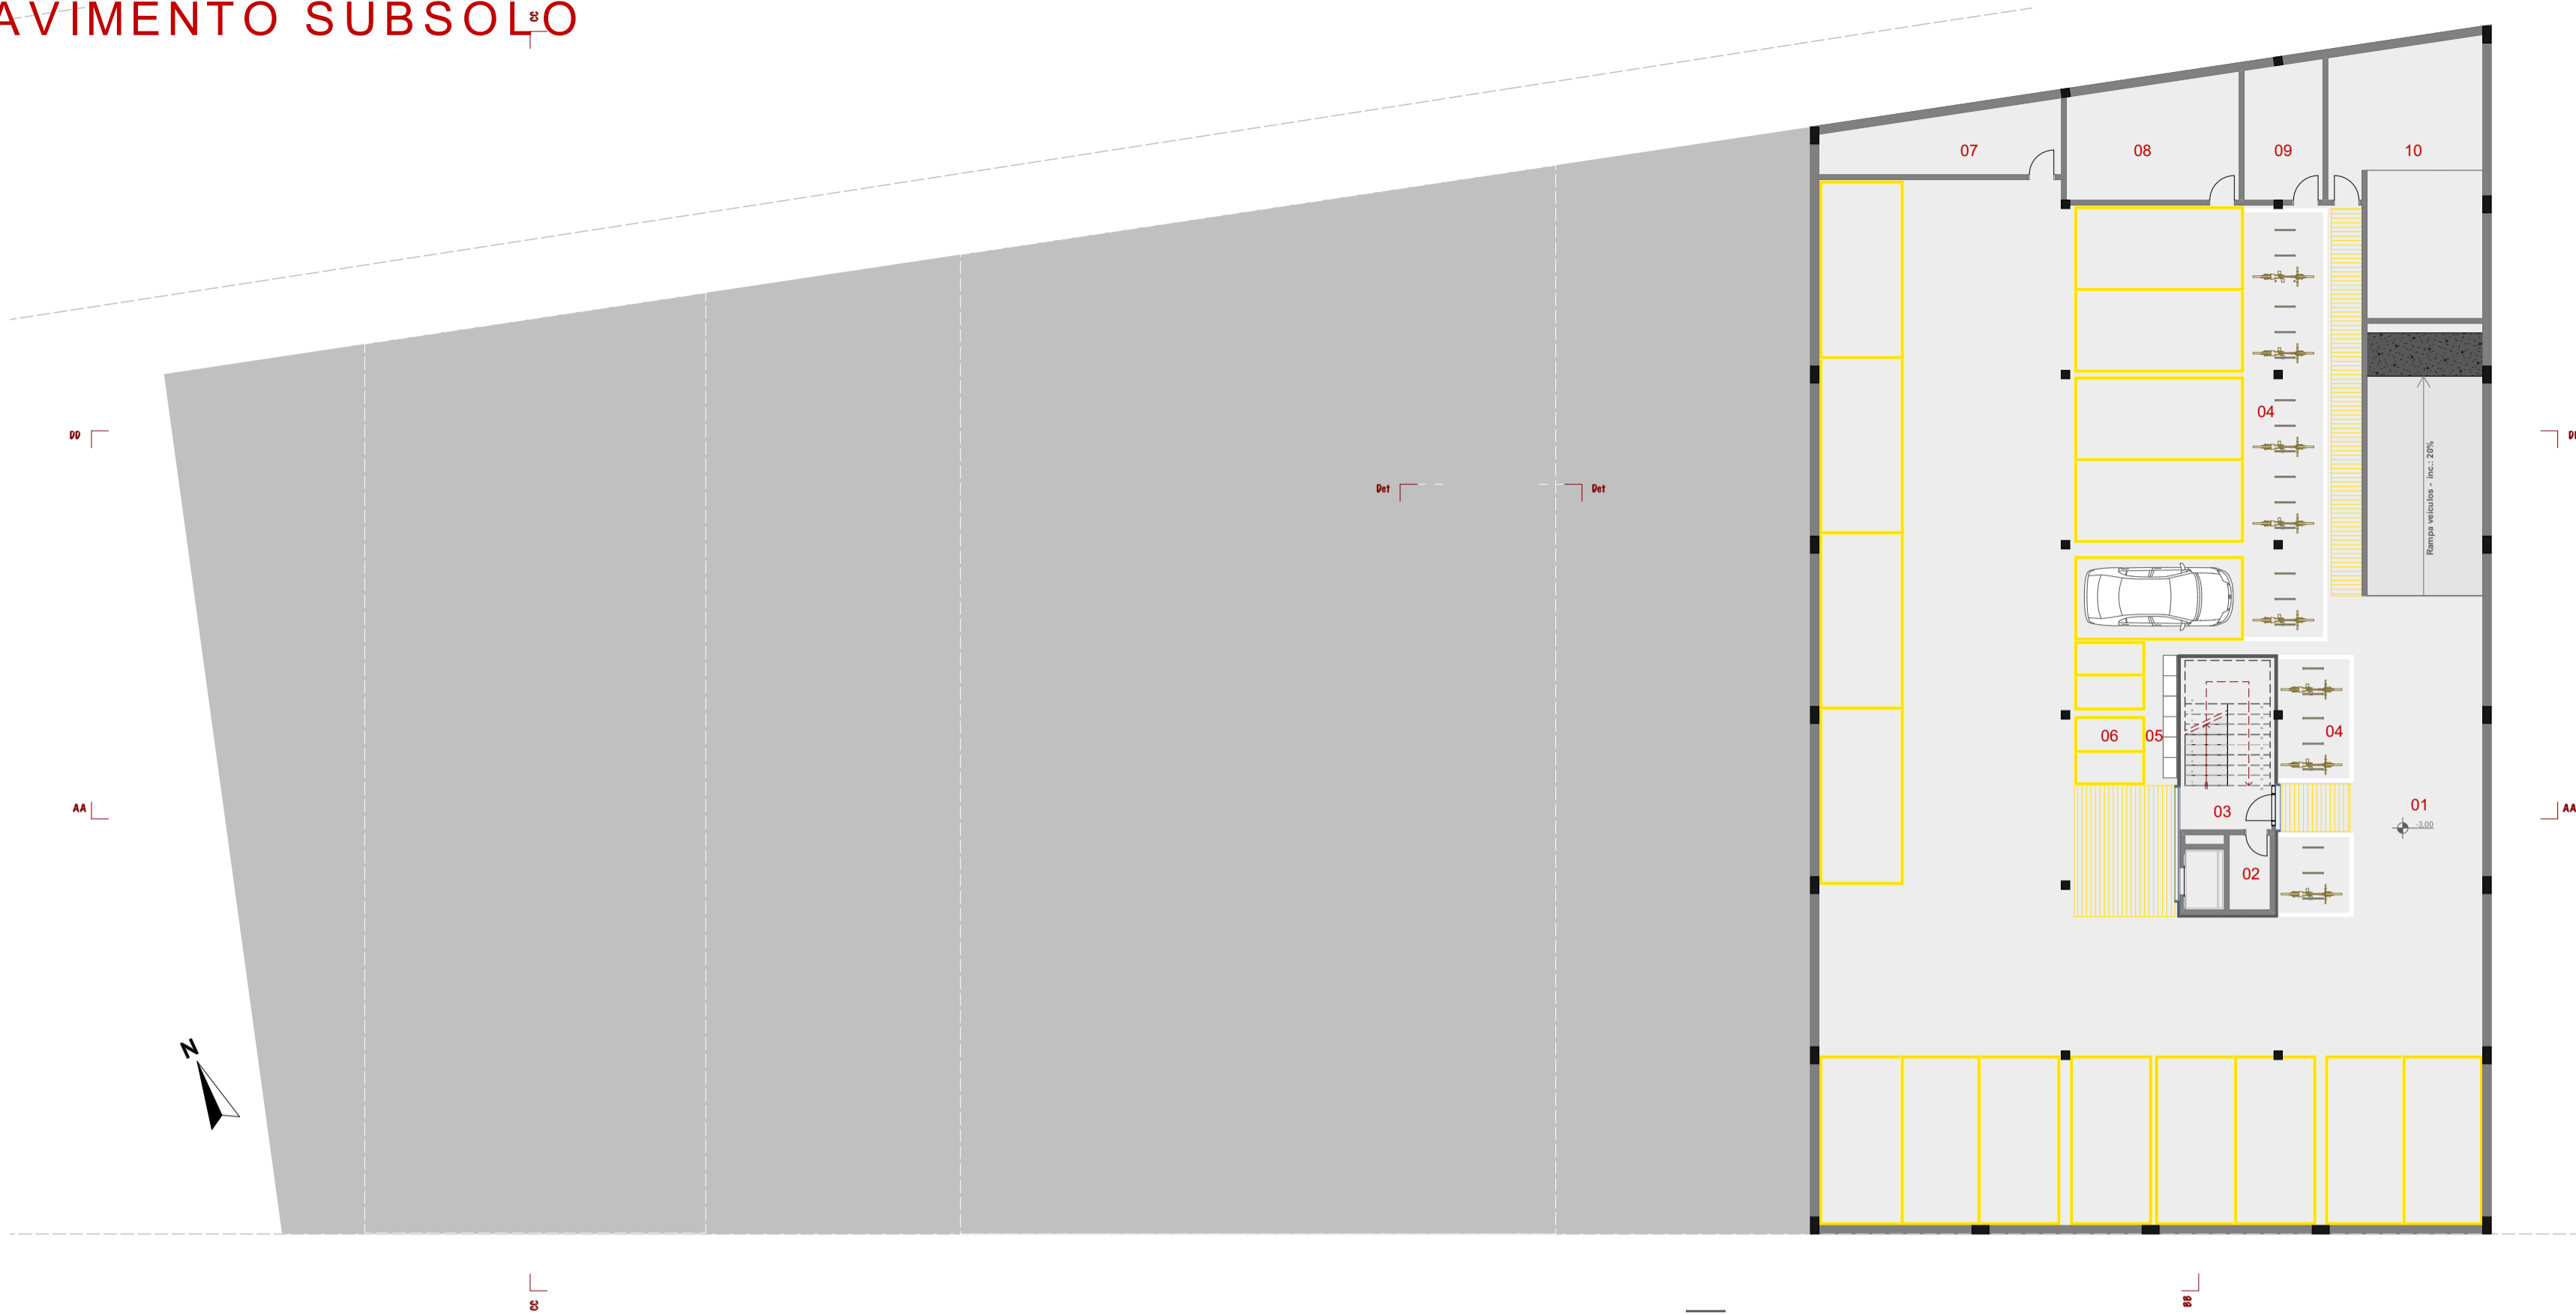


01	Estacionamento	452,0
02	Banheiro	2,6
03	Circulação Vertical	17,9
04	Veículos Leves e Bicicletas	48,5
05	Guarda-volumes	3,5
06	Motocicletas	8,9
07	Medidores	12,4
08	Subestação	17,3
09	Central Ar Condicionado	9,2
10	Reservatórios Inferiores	32,4




CORTE B-B

Escala: 1/125

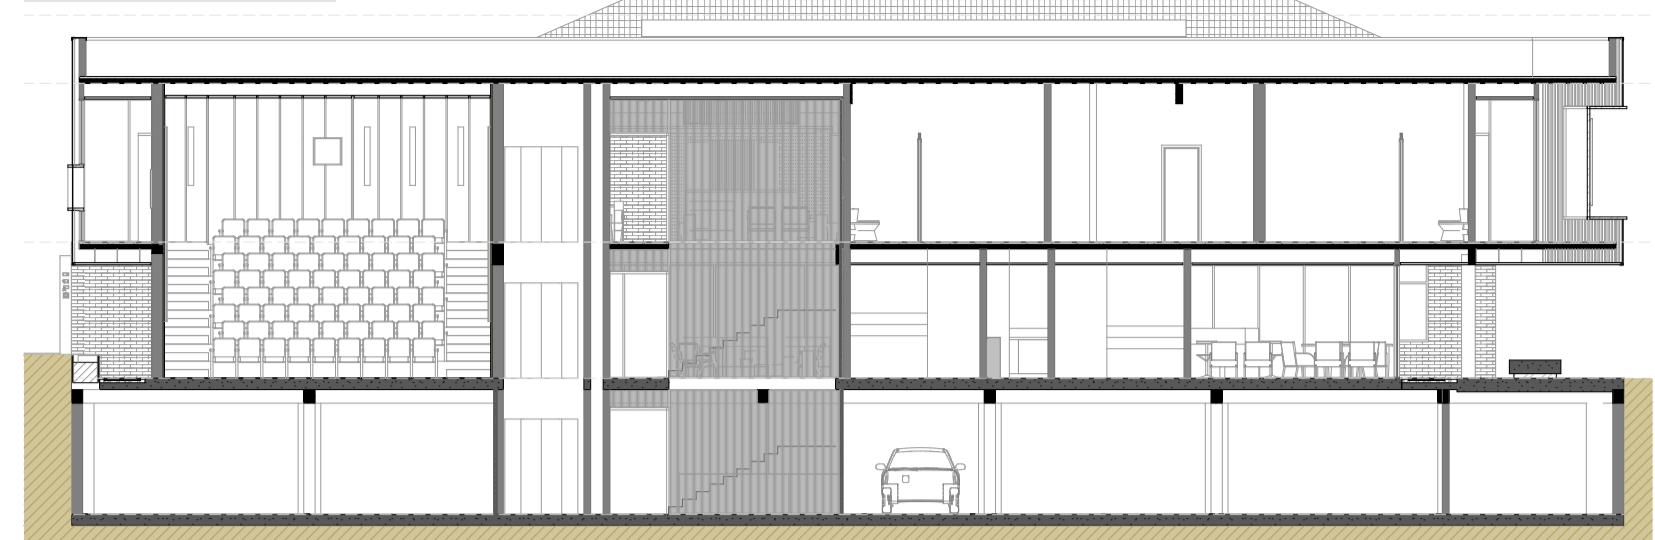


CORTE C-C

Escala: 1/125


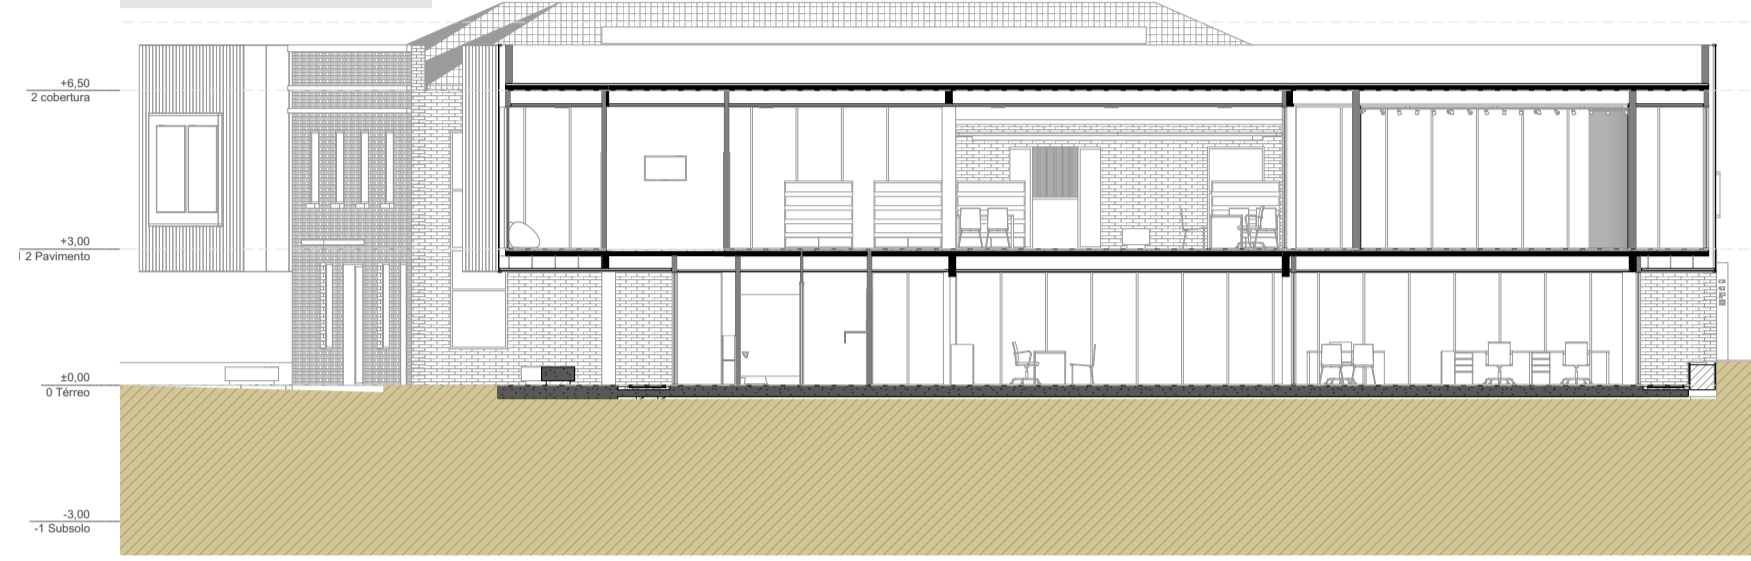


PLANTA BAIXA PAVIMENTO TÉRREO

Escala: 1/125

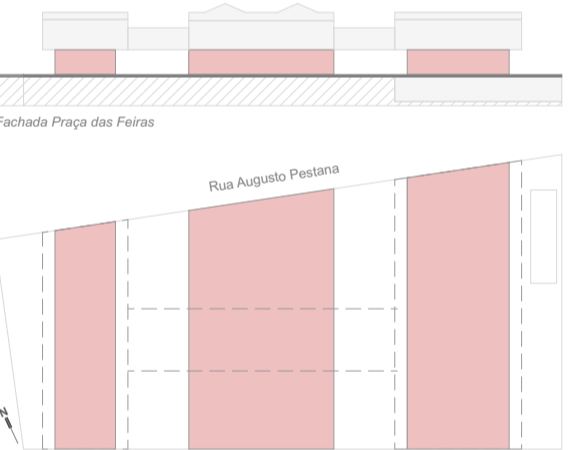

01	Recepção Administrativo	33,3
02	Sala de Reuniões	15,7
03	Banheiros	4,6
04	Coordenação	16,4
05	Circulação Vertical	18,5
06	Copa - Funcionários	2,3
07	Equipe Administrativa	54,8
08	Jardim Interno	126,8
09	Atendimento/Bilheteria	117,1
10	Central de Atendimento	63,0
11	Banheiros	19,5
12	Espaço Multiuso	90,8
13	Bistrô	112,1
14	Cozinha Bistrô	24,1
15	Banheiros (Bistrô)	12,8
16	Equipe Adm Acervo	37,5
17	Banheiros	12,8
18	Circulação/Exposições	71,3
19	Acervo (1)	32,2
20	Circulação Vertical	17,9
21	DML	2,6

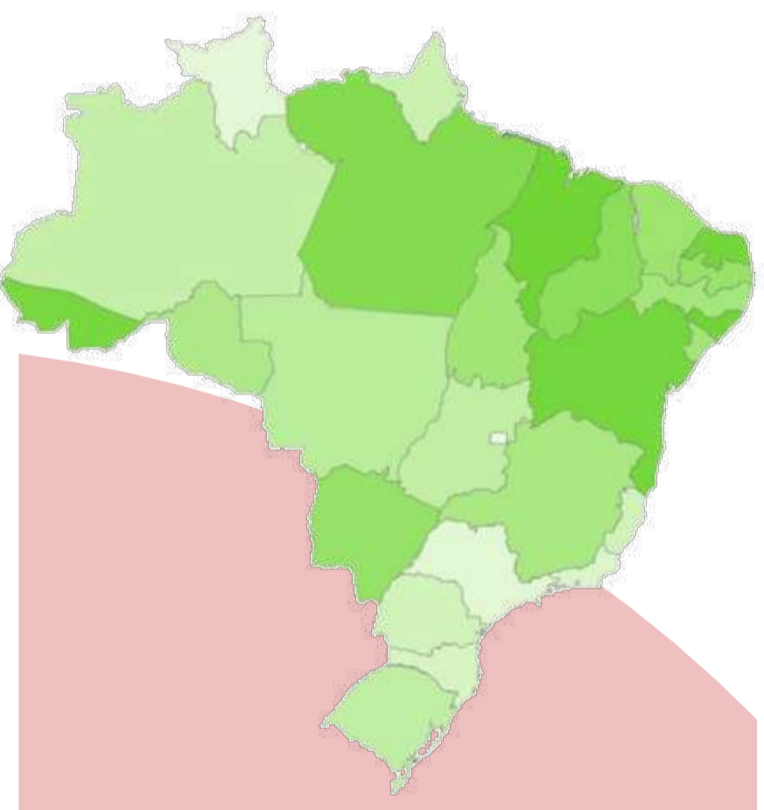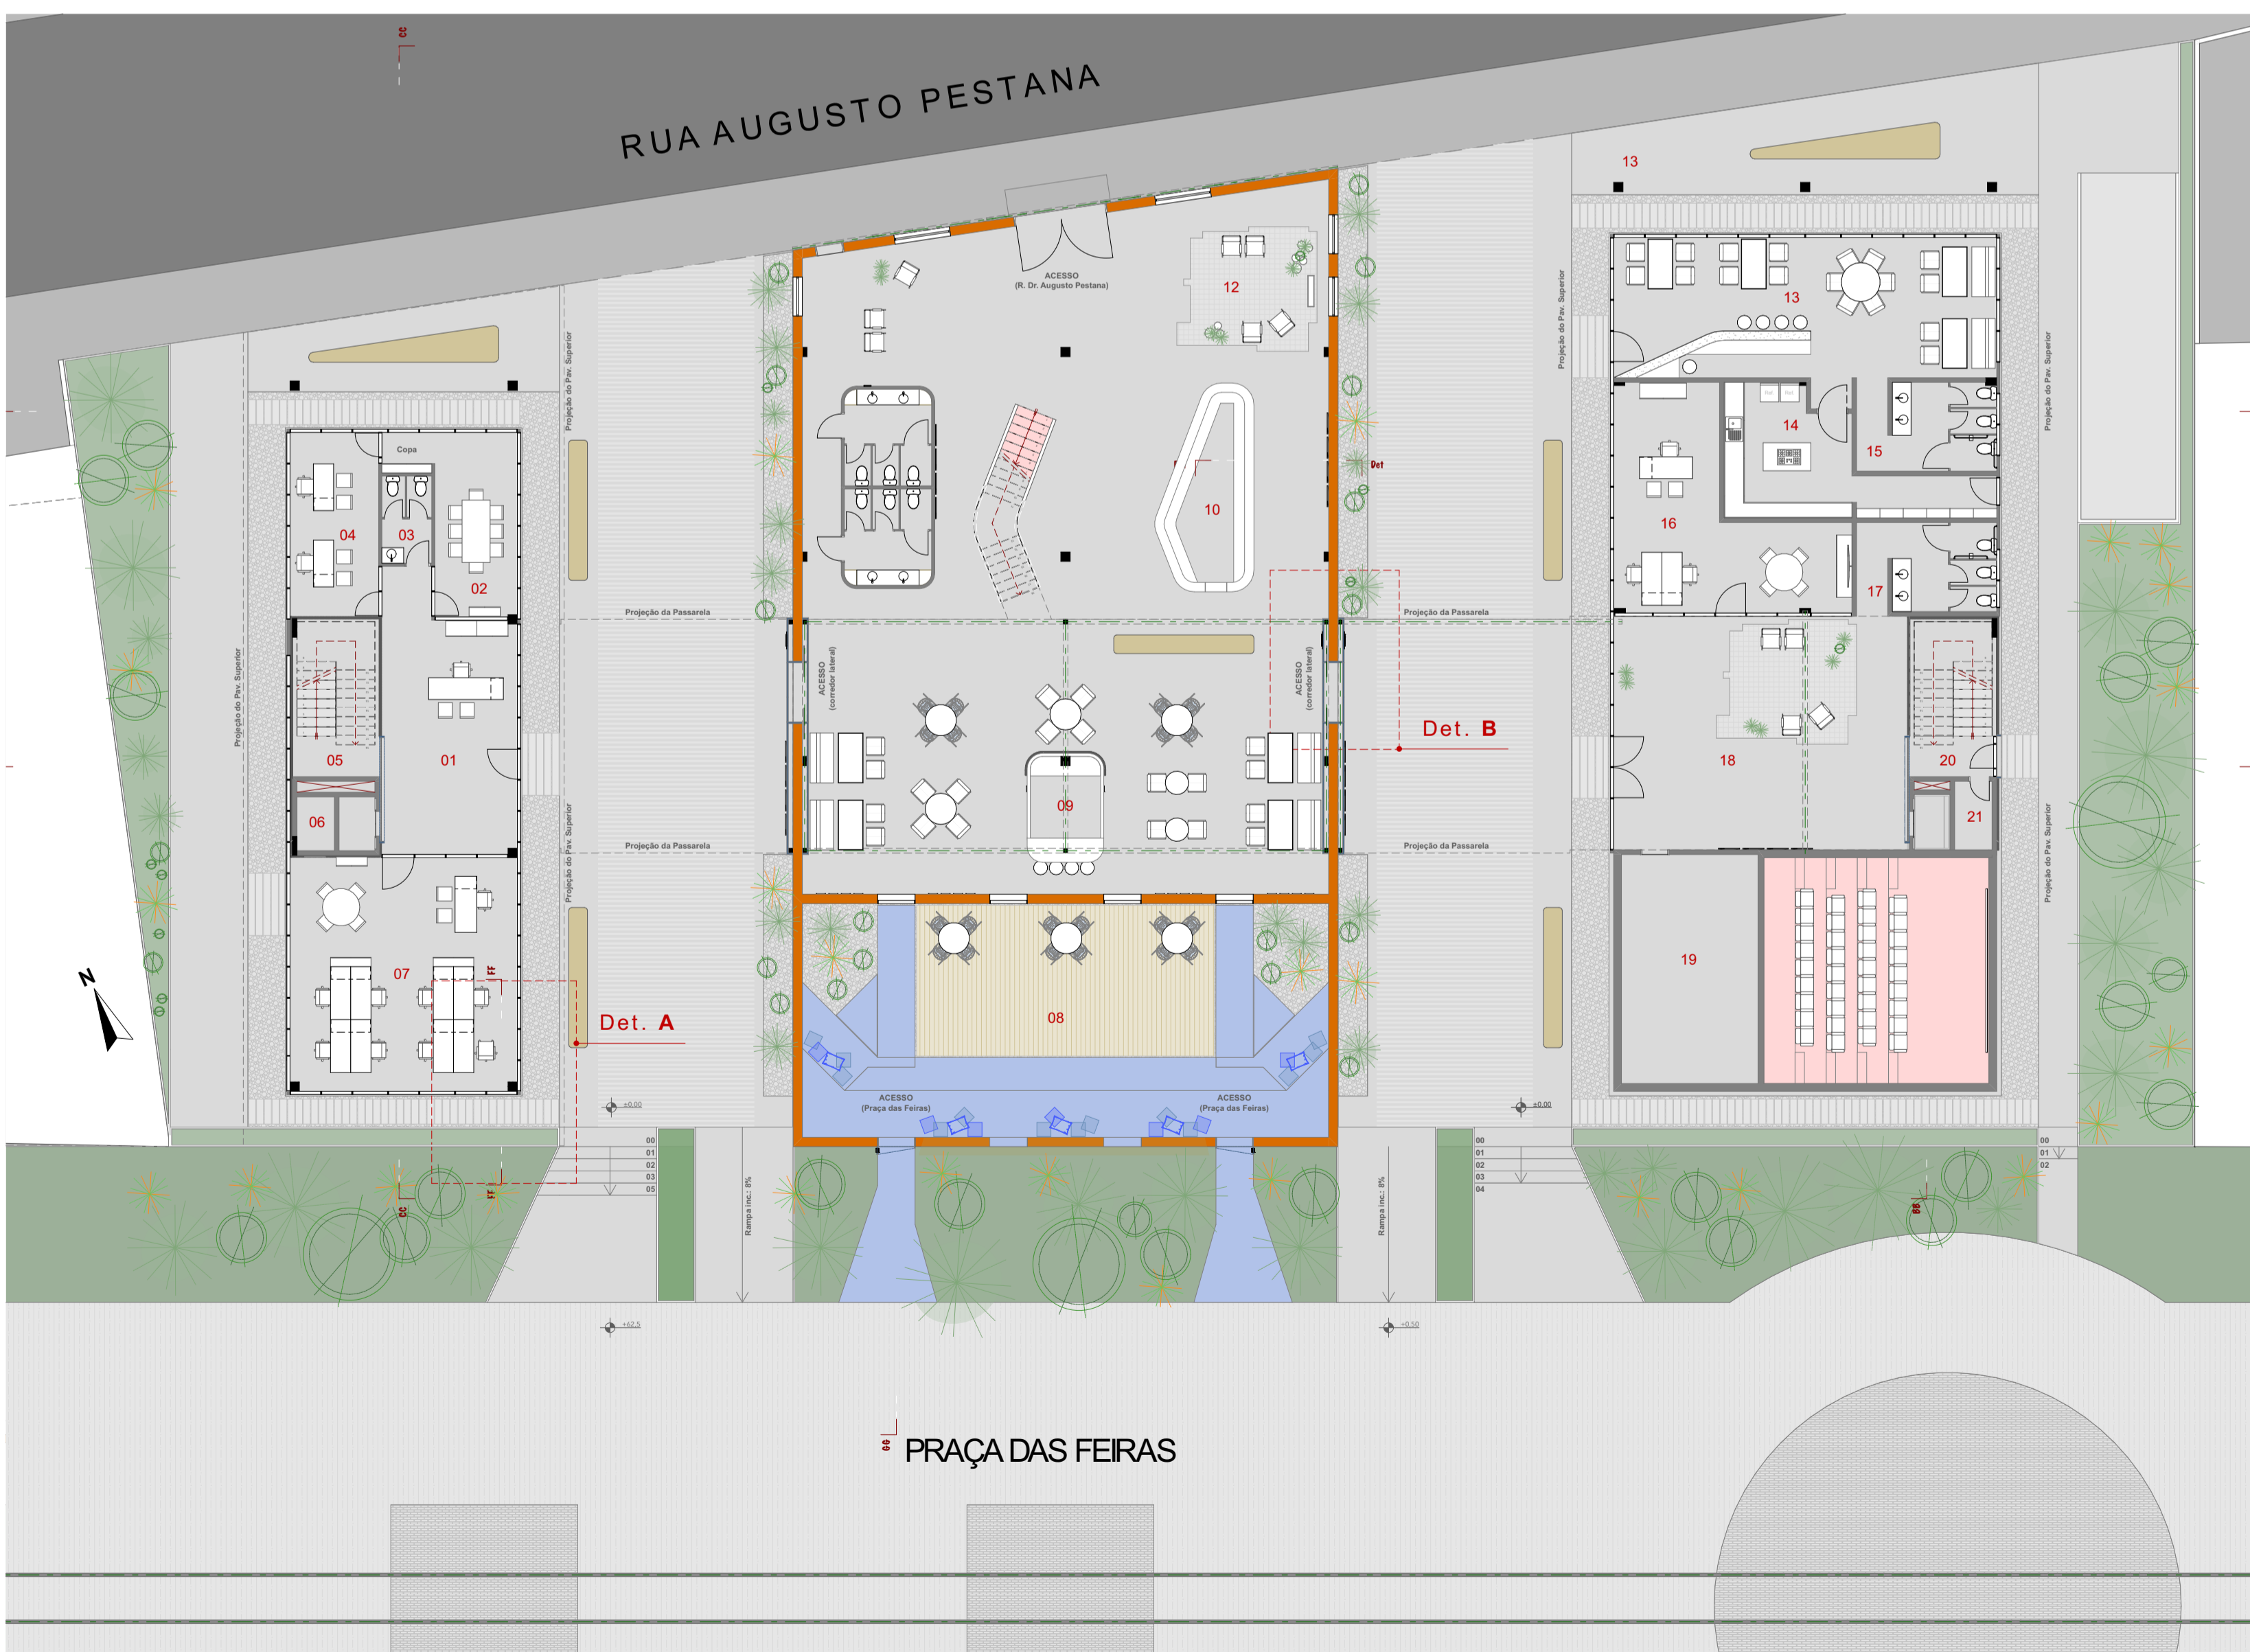

Conforme dados do Observatório Brasileiro do Cinema e do Audiovisual - OCA, o parque exibidor do Brasil conta com 3507 salas de exibição de filmes, com uma média de 59.922 habitantes por sala.

Caxias do Sul conta hoje com 13 salas de exibição, com uma média de 40.285 habitantes por sala, ficando abaixo da média nacional.



Vista externa - corredor de acesso Rua Dr. Augusto Pestana x Praça das Feiras



Vista interna - térreo da edificação preexistente.



Vista interna - pátio descoberto

PRÊMIO IAB RS - turmas 2022
 JOSÉ ALBANO VOLKMER

2/4